

Дополнительные сведения.

VIP - Реле VIP400 с датчиком CUA


И - Электромагнитный индикатор короткого замыкания (УТКЗ) ALPNA-M;

Б - Блок дополнительных контактов;

М - Мотор-редуктор;

⊖ - Обогрев;

ТМ - Устройство ТМ.

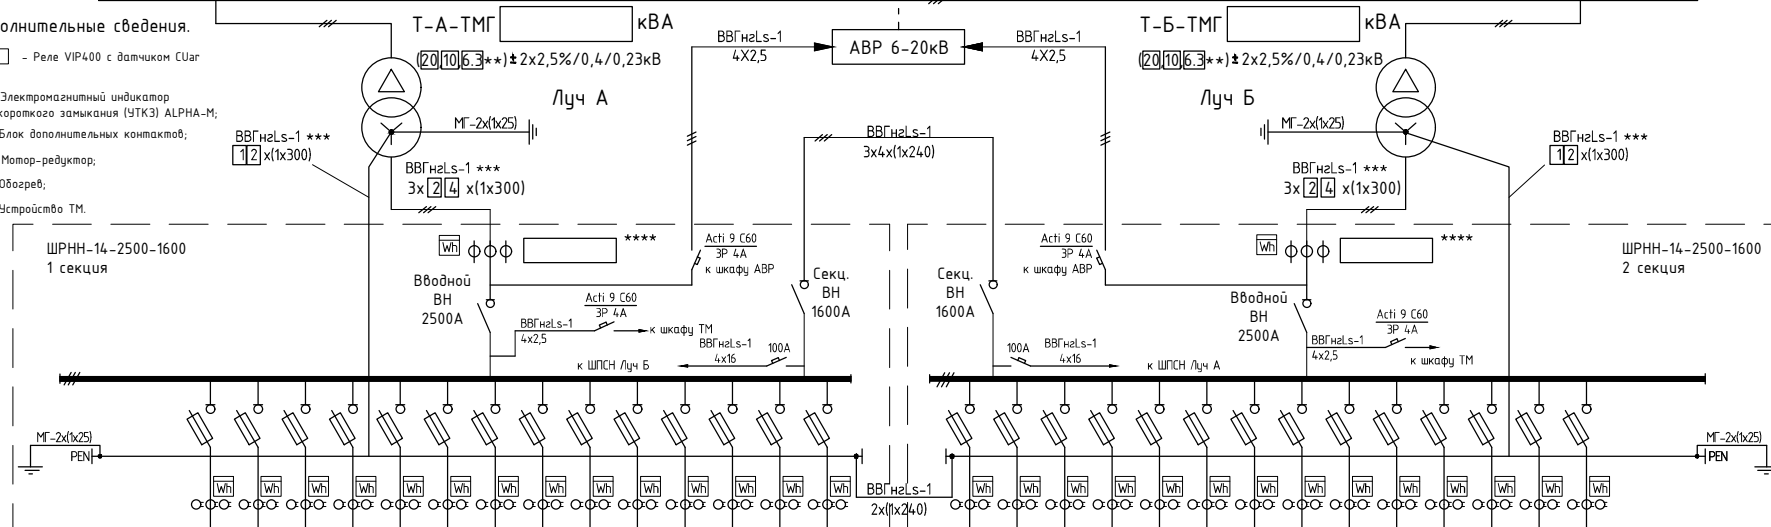

Номер фидера	1	2	3	4	5	6	7	8	9	10	11	12	13	14
Наименование линии *****														
Марка *****														
Сечение, мм ² *****														
Расчетный ток, А *****														
Номинальный ток номинала, А	630	630	630	630	630	630	630	630	630	630	630	630	630	630
Ток плавкой вставки, А *****														
Тип трансформатора тока														
Класс точности														
Номинал трансформатора тока														

1	2	3	4	5	6	7	8	9	10	11	12	13	14
630	630	630	630	630	630	630	630	630	630	630	630	630	630

Порядок заполнения привязки однолинейной схемы указан на листе 2а.

Примечание:

- Приборы учета эл. энергии установить на панели учета ПУ

Типовые решения

Привязан:

Гл. спец.

Арх. N

Подпись

Дата

Изм.	Колуч.	Лист	Н док.	Подпись	Дата
Разраб.	Фурсов Д.А.	2020г.			
Пров.	Фурсов Д.А.	2020г.			
Т. контр.					
Н. контр.					
Утв.					

Блочная комплектная трансформаторная подстанция в железобетонной оболочке (2БКТП) на 2 трансформатора мощностью до 1250 кВА на напряжение 6-20 кВ

Принципиальная однолинейная схема

Стадия	Лист	Листов
Р	1	1

